


REMONT I PRZEBUDOWA BUDYNKU  
ŚRODOWISKOWEGO DOMU SAMOPOMOCY  
W ZAKRESIE PARTERU ORAZ I PIĘTRA

RZUT PODDASZA skala 1:50

2XHLGs2x2, 5mm<sup>2</sup>

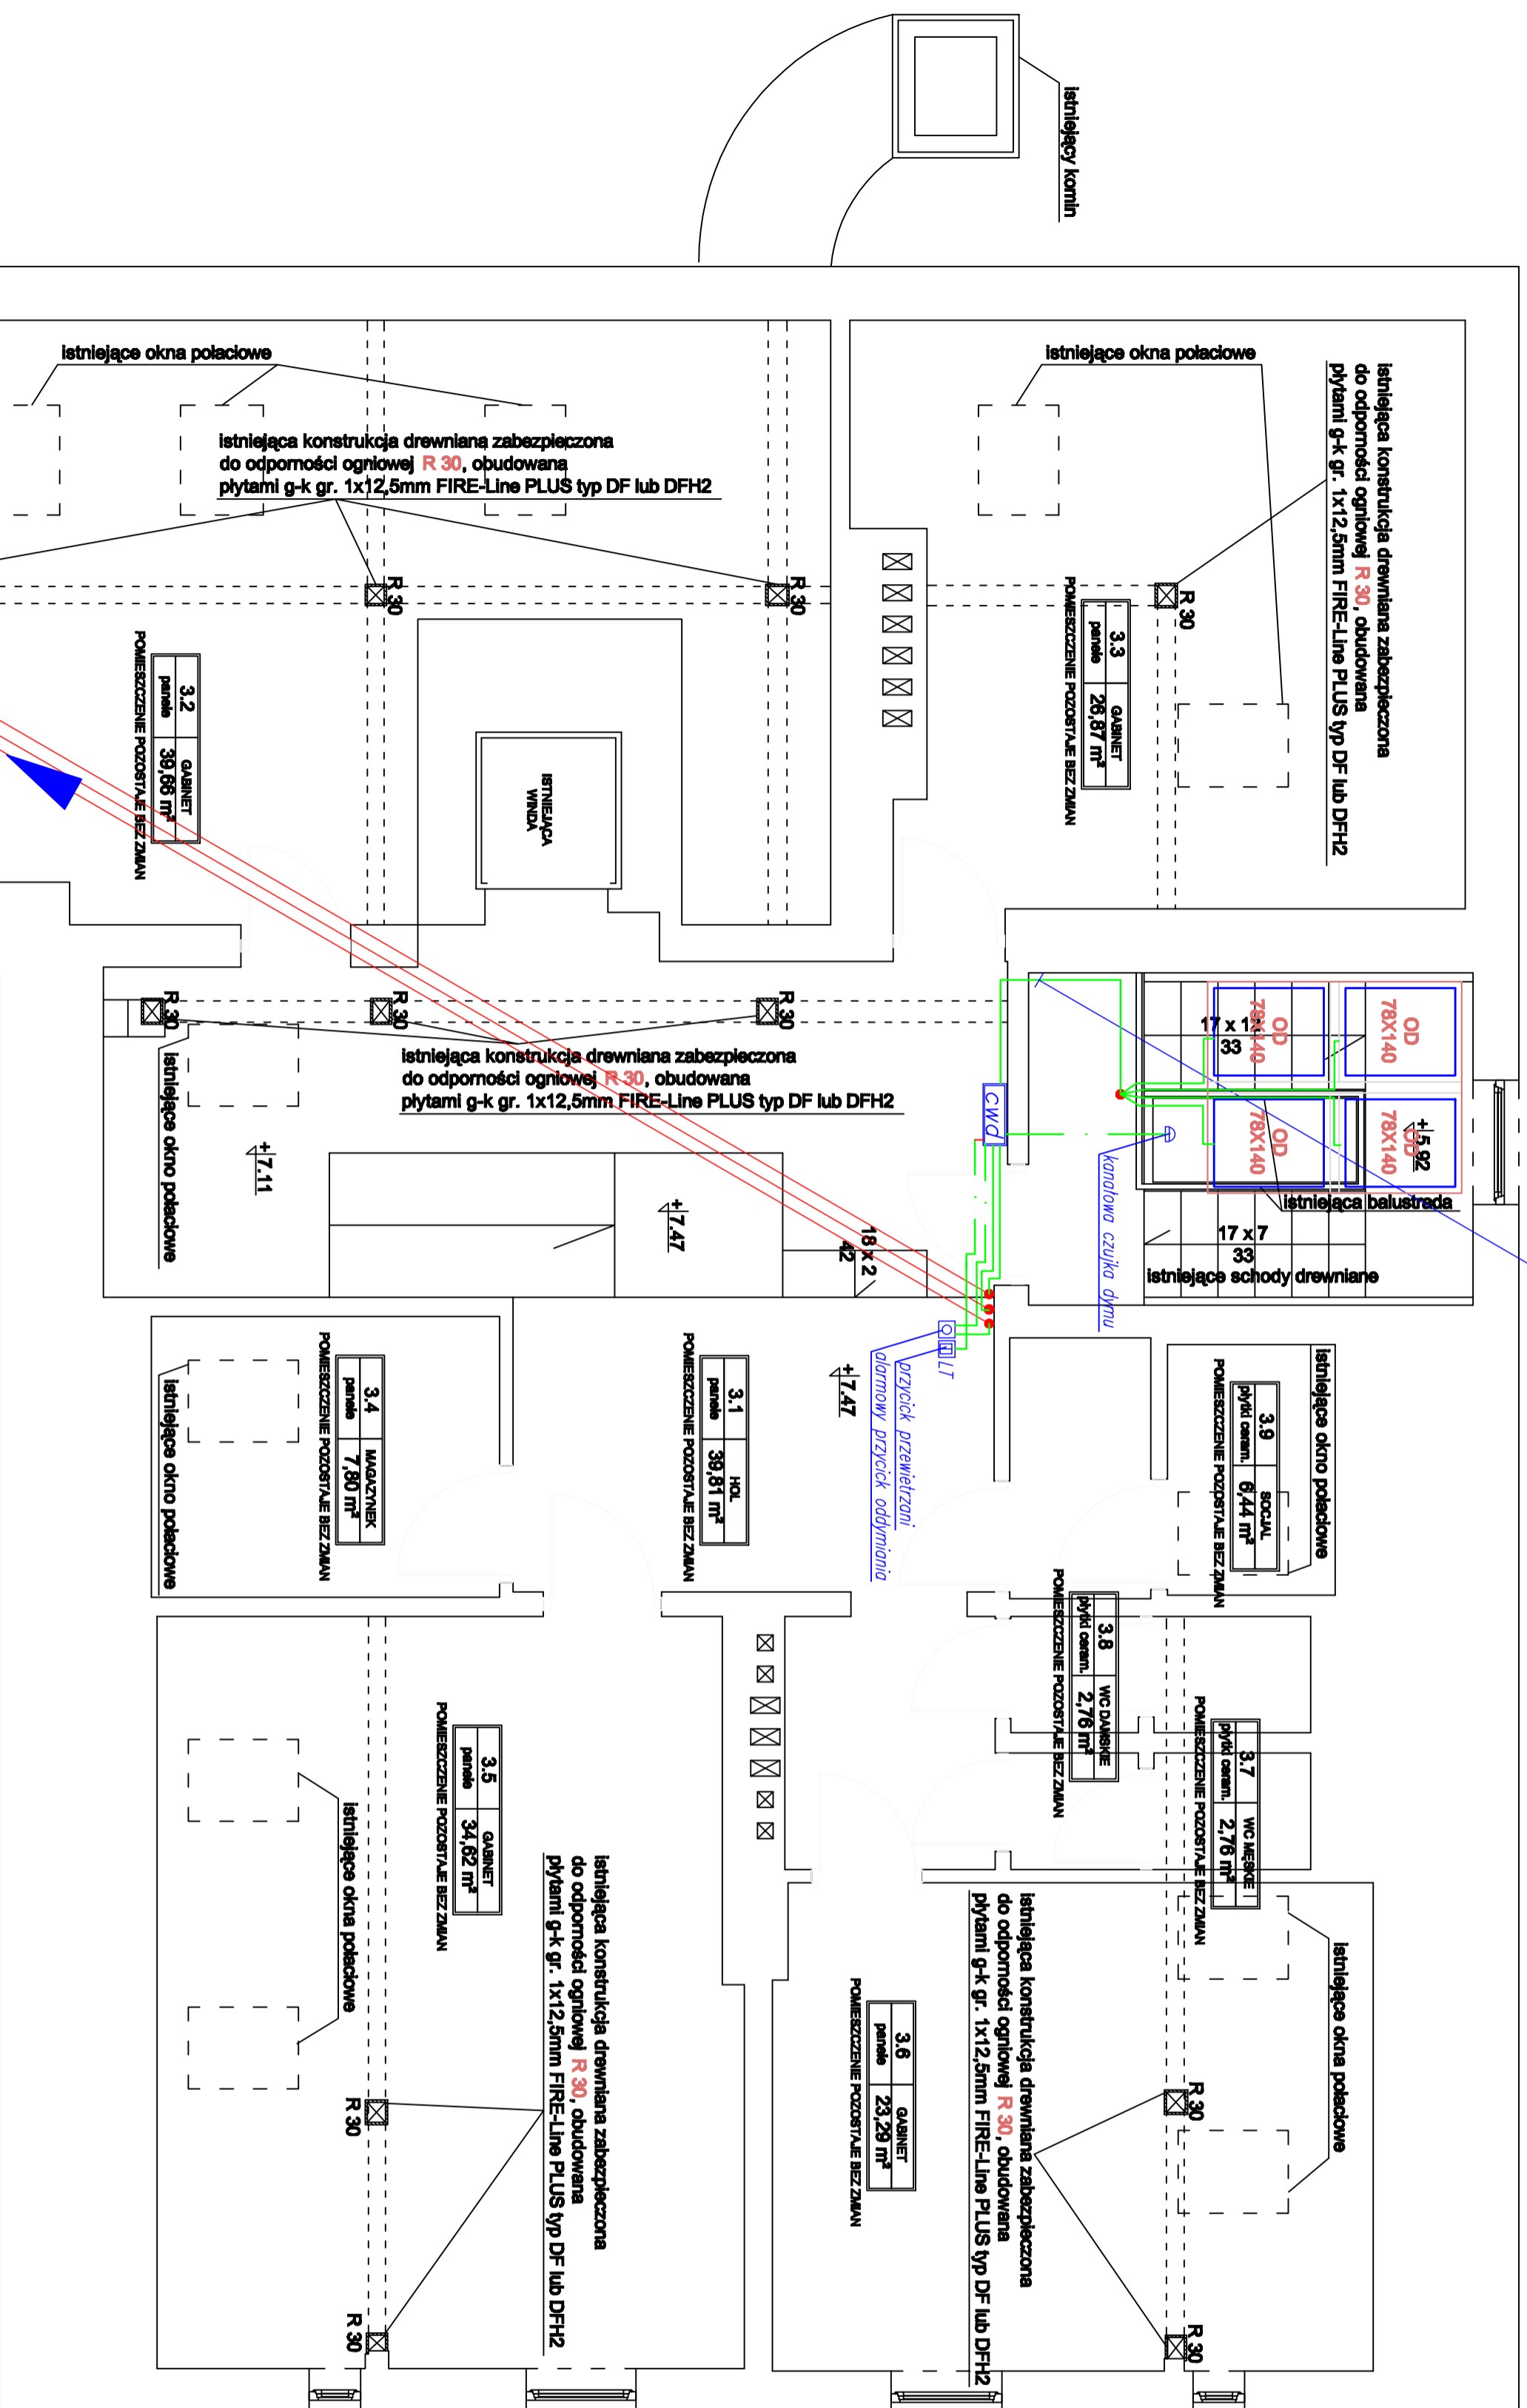

2xHLGs2x2, 5mm<sup>2</sup>-PH90-napędy drzwi  
(N)HXH FE180/FE90CERAMIC3x2, 5mm<sup>2</sup>-zasil.

Lp	pomieszczenie	posadzka	m <sup>2</sup>
3.1	hol	panele	39,81
3.2	gabinet	panele	39,66
3.3	gabinet	panele	26,87
3.4	mezzazyniek	panele	7,80
3.5	gabinet	panele	34,62
3.6	gabinet	panele	23,29
3.7	przedsiónek łazienki	płytki ceramiczne	2,76
3.8	łazienka męska	płytki ceramiczne	2,76
3.9	soćjal	płytki ceramiczne	6,44
suma powierzchni			184,01

ANEKS

NON  
BOX

ARCHITEKT BARBARA KASNA

15-513 Białystok, ul. A. Mickiewicza 7 lok. 5 tel./fak. 85 6152274  
PROJEKT

NAZWA OBIEKTU BUDOWLANEGO

REMONT I PRZEBUDOWA BUDYNKU ŚRODOWISKOWEGO DOMU SAMOPOMOCY W ZAKRESIE PARTERU ORAZ I PIĘTRA

ADRES OBIEKTU BUDOWLANEGO DATA

PAWARTNO, UL. PAWARTNO 63 09.09.2015

DZIAŁKA NR EWID. 501

OBIEKT PRAWITNO

NAZWA KRYSIUNKU SKALA

**RZUT PODDASZA** 1:50

INSTALACJE ELEKTRYCZNE

Inst. KASOŁ, JUREKOWSKI AUTOR

INSTALACJE ELEKTRYCZNE

Inst. KASOŁ, JUREKOWSKI

NUMER RYSUNKU 4/4